


二层风管及设备布置图 1:100


审定人 APPROVER		专业 DISCIPLINE	暖通
项目负责人/设计经理 PRO./DESIGN MGR.		比例 SCALE	NA
审核人 VERIFIER		阶段 PHASE	方案设计
专业负责人 DISCIPLINE LD.		日期 DATE	
校对 CHECKER		版次 REVISION	
设计人 DESIGNER		制图人 DRAWER	
项目名称 PROJECT NAME	中国科学院上海有机化学研究所(宁波)一期实验室、分析室装修改造工程		
子项名称 ITEM NAME	聚乙烯催化剂制备中试厂房		
图纸名称 DRAWING NAME	二层风管及设备布置图		
建设单位图号 CLIENT DWG. NO.		图号 DWG. NO.	NT-01

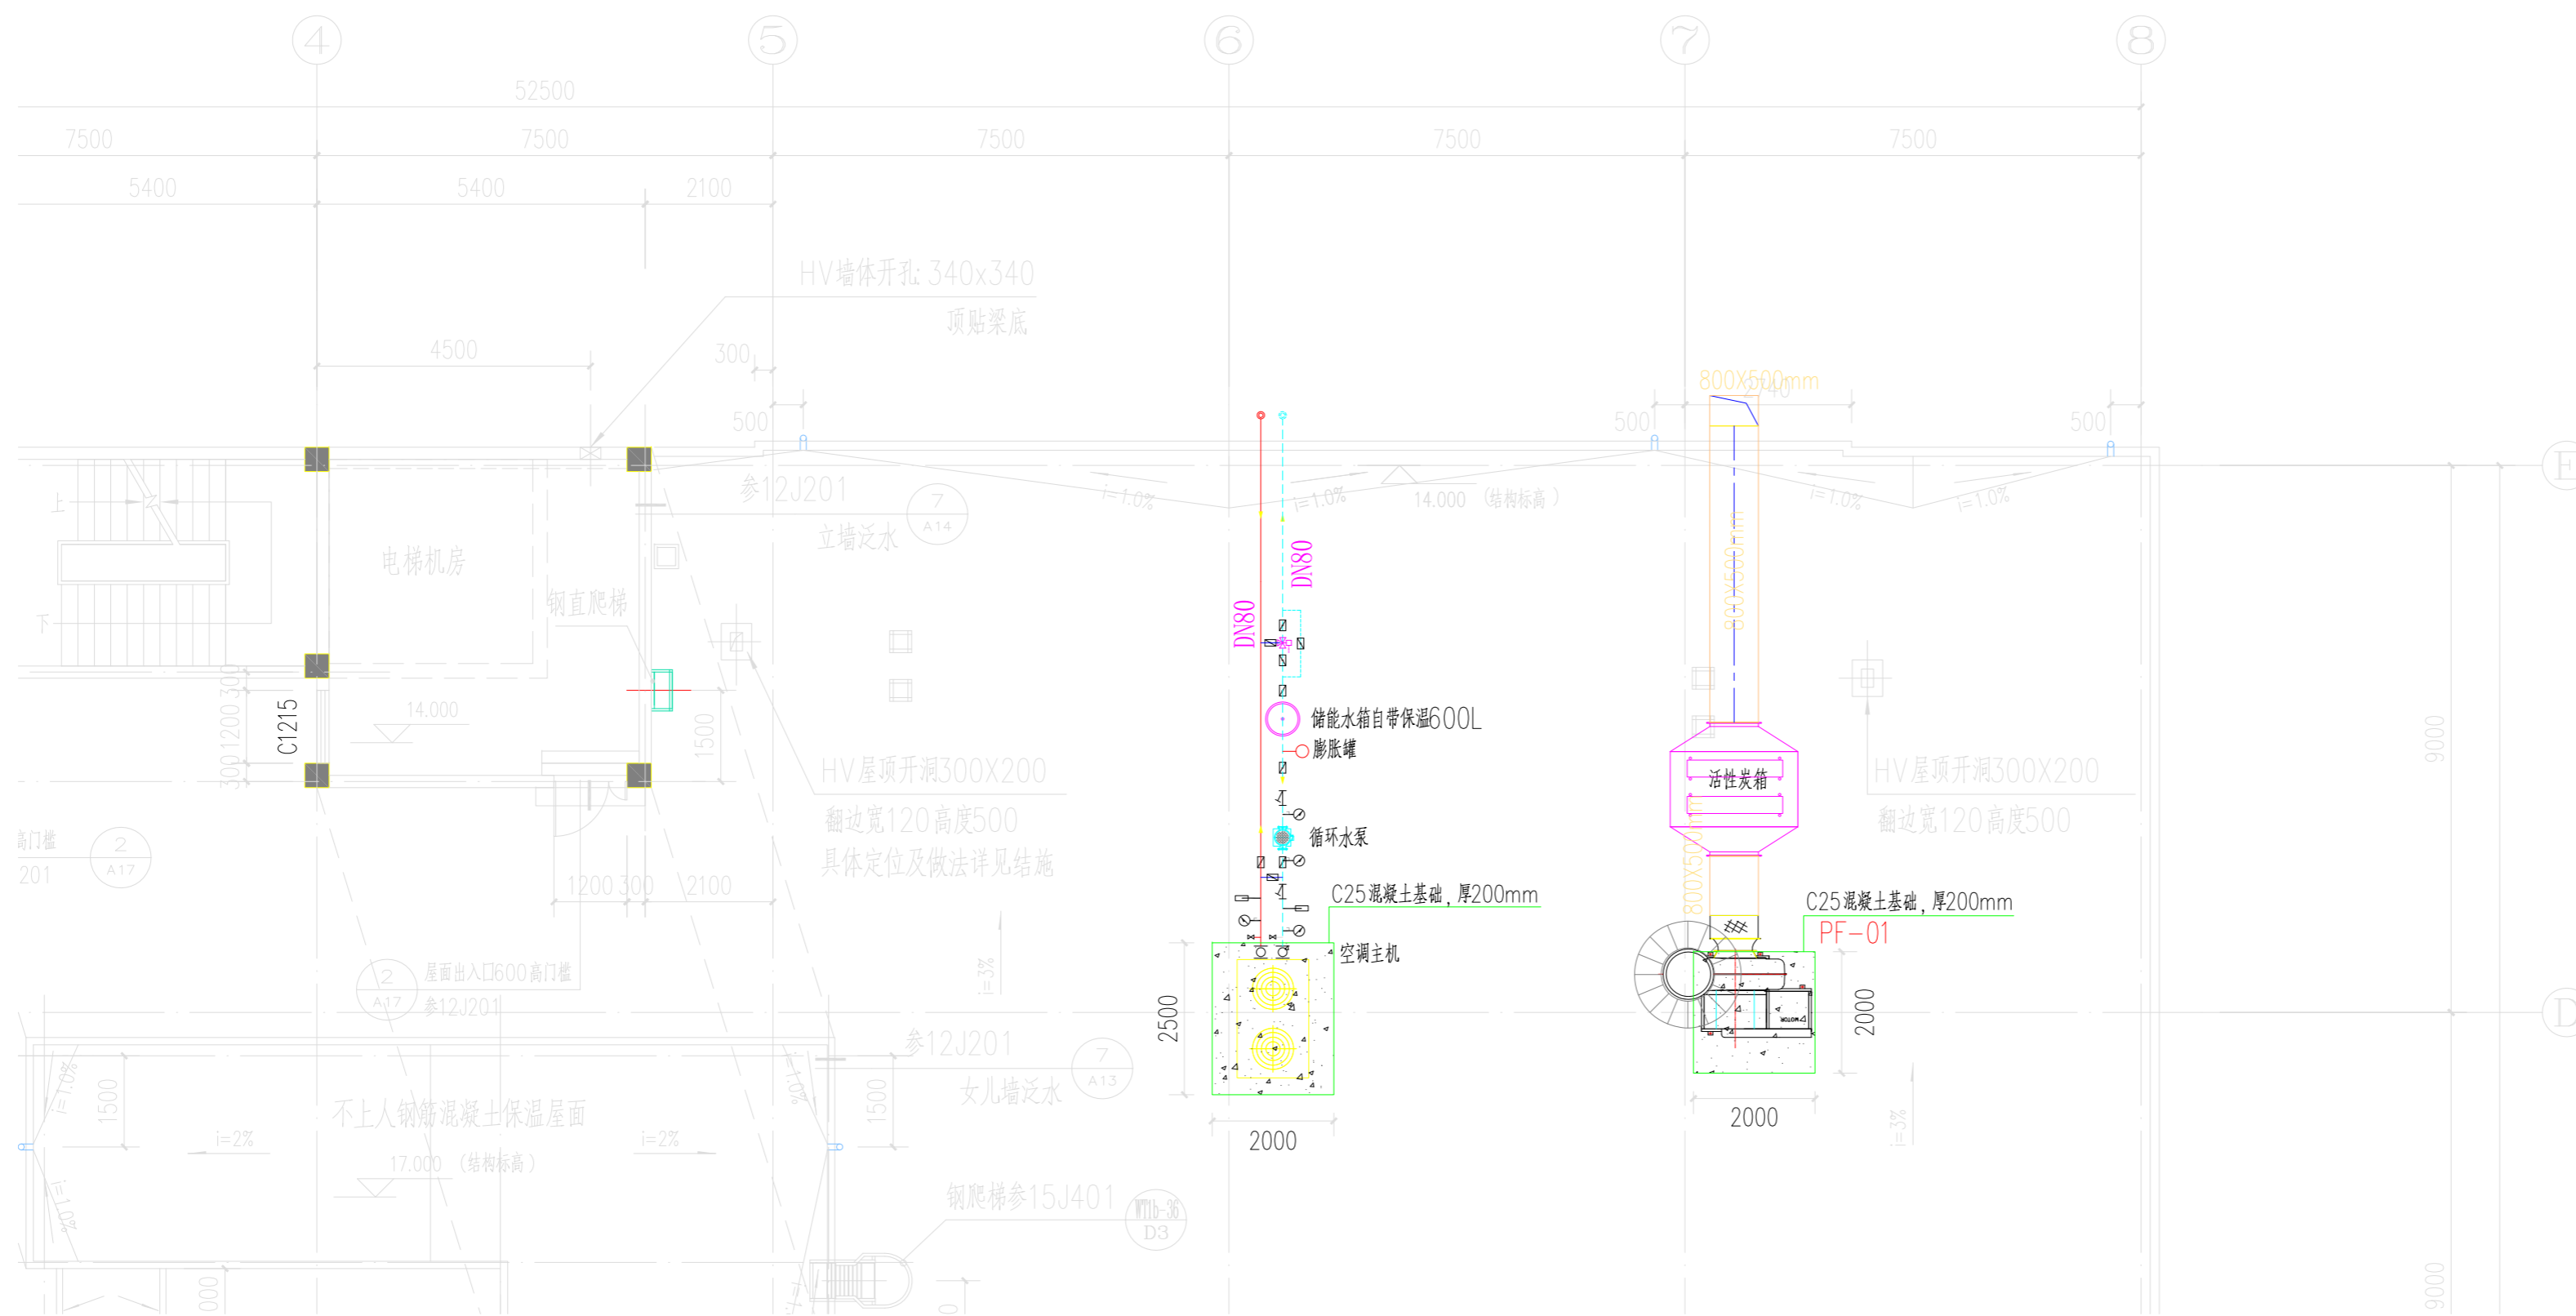

屋面风管及设备布置图


1:100

审定人 APPROVER		专业 DISCIPLINE	暖通
项目负责人/设计经理 PRO./DESIGN MGR.		比例 SCALE	NA
审核人 VERIFIER		阶段 PHASE	方案设计
专业负责人 DISCIPLINE LD.		日期 DATE	2023.01
校对 CHECKER		版次 REVISION	
设计人 DESIGNER		制图人 DRAWER	
项目名称 PROJECT NAME	中国科学院上海有机化学研究所(宁波)一期实验室、分析室装修改造工程		
子项名称 ITEM NAME	聚乙烯催化剂制备中试厂房		
图纸名称 DRAWING NAME	屋面风管及设备布置图		
建设单位图号 CLIENT DWG. NO.		图号 DWG. NO.	NT-02

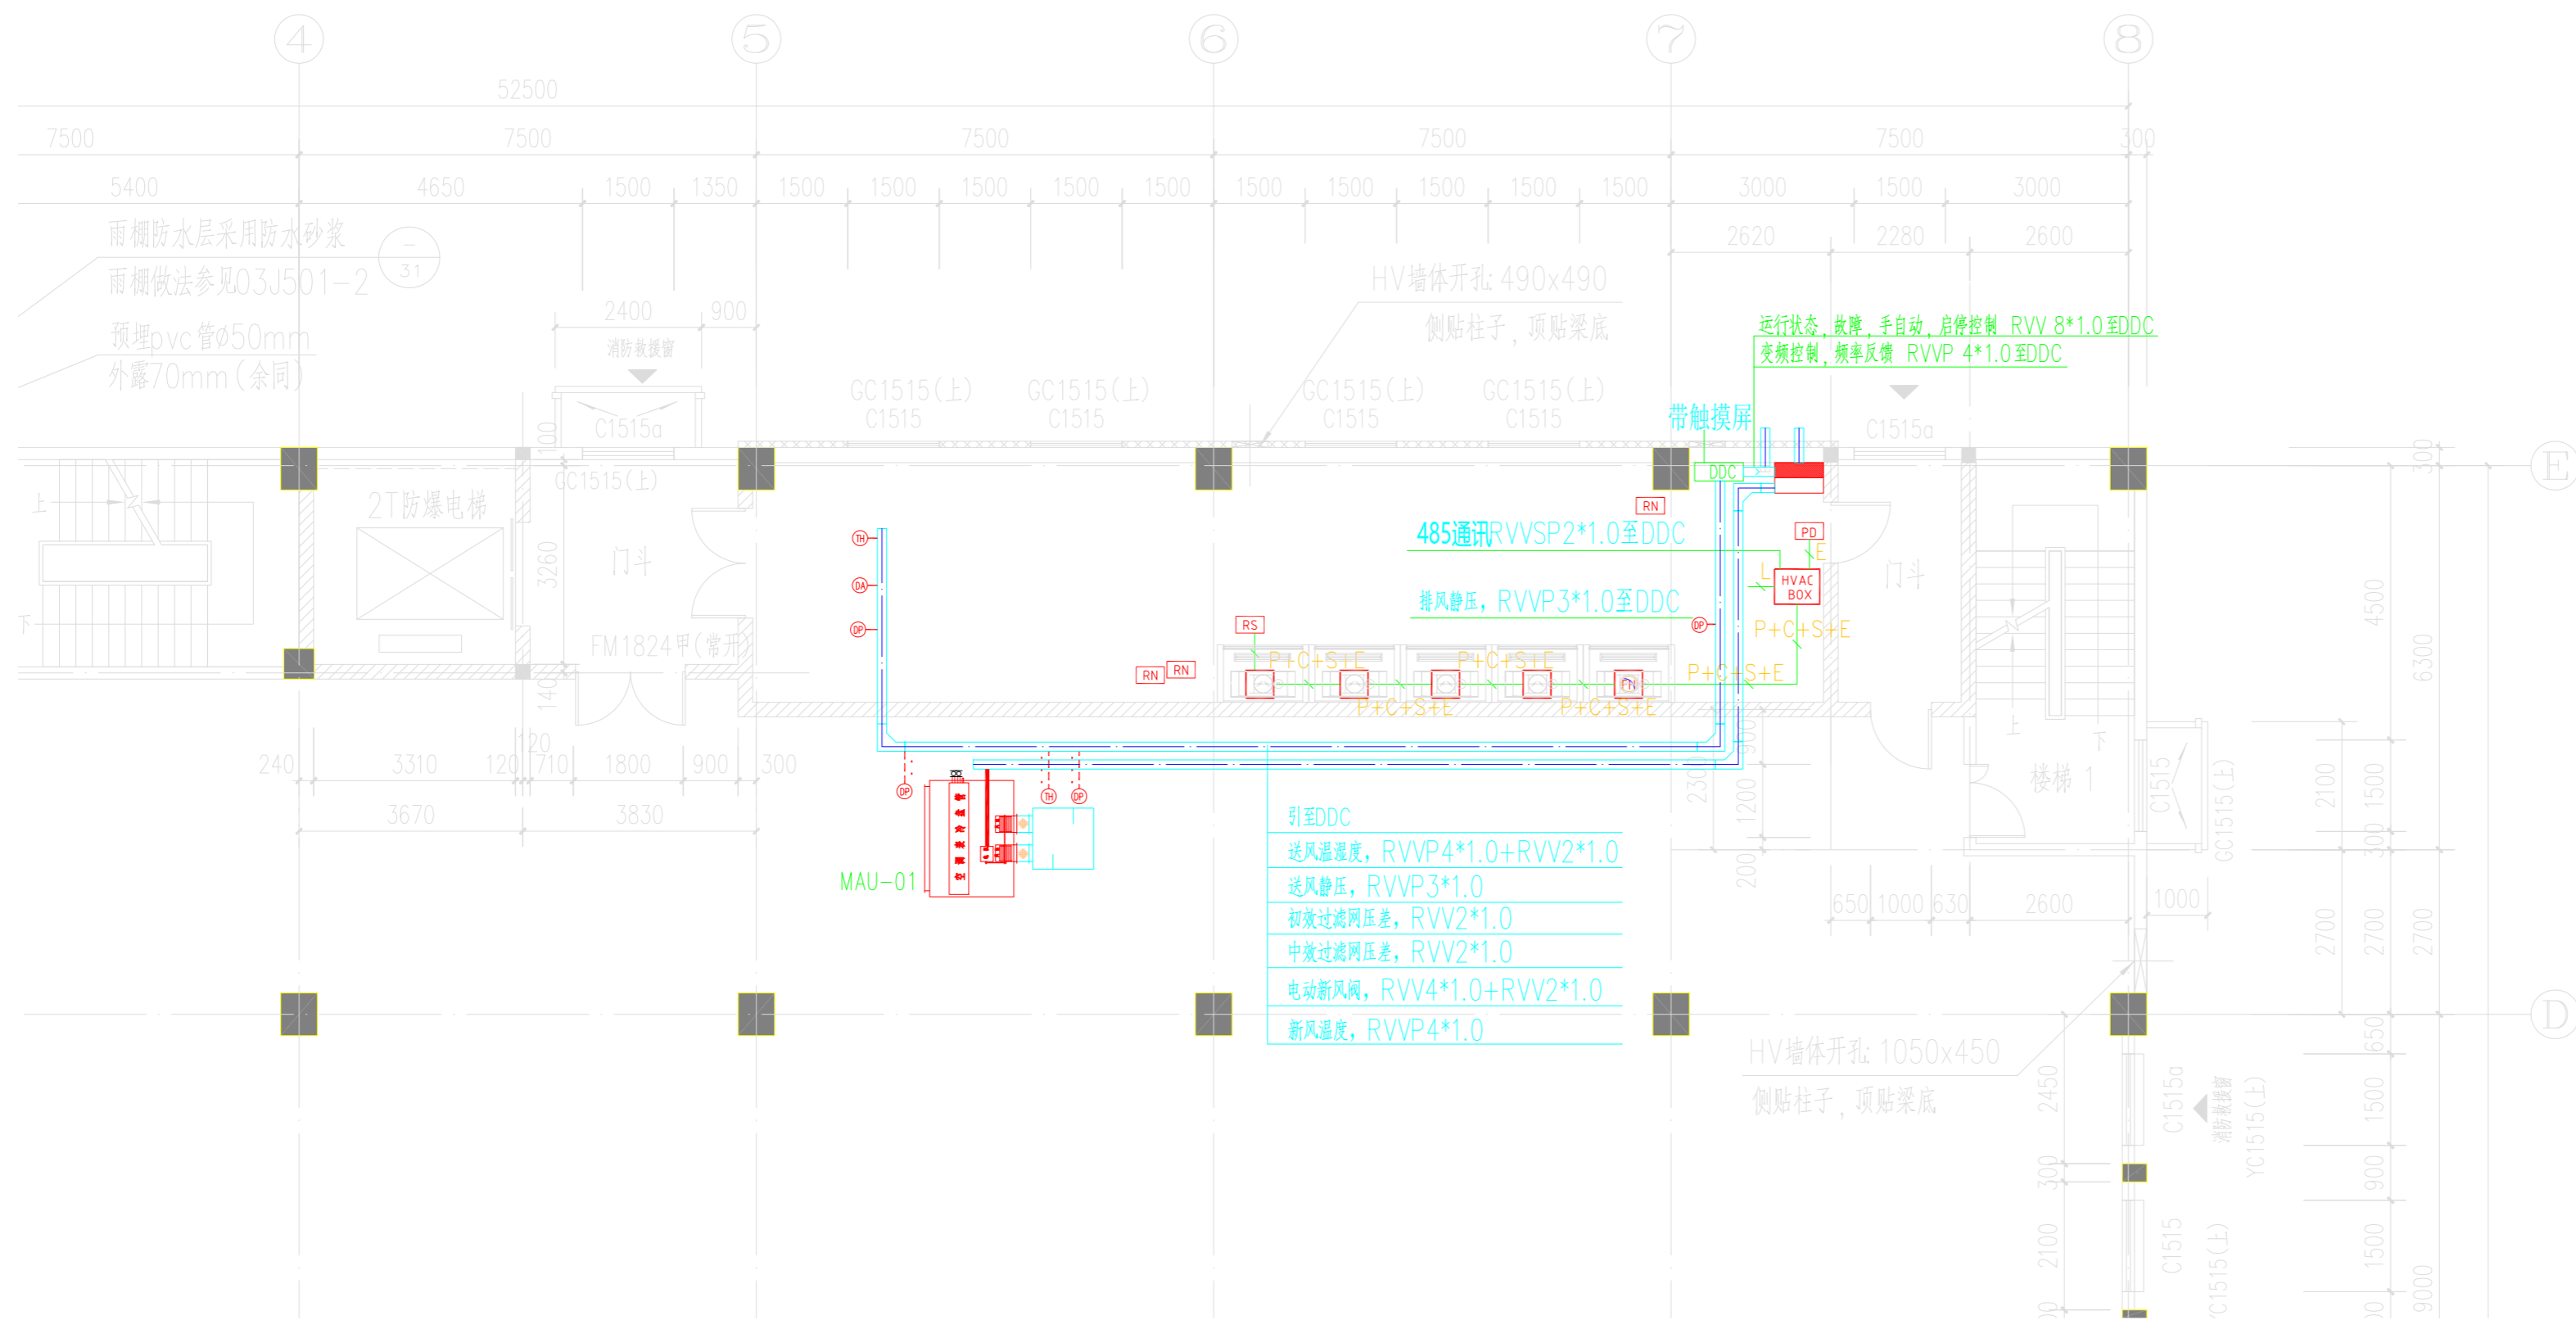


二层空调控制布置图 1:100

审定人 APPROVER		专业 DISCIPLINE	暖通
项目负责人/设计经理 PRO./DESIGN MGR.		比例 SCALE	NA
审核人 VERIFIER		阶段 PHASE	方案设计
专业负责人 DISCIPLINE LD.		日期 DATE	
校对 CHECKER		版次 REVISION	
设计人 DESIGNER		制图人 DRAWER	
项目名称 PROJECT NAME	中国科学院上海有机化学研究所(宁波) 一期实验室、分析室装修改造工程		
子项名称 ITEM NAME	聚乙烯催化剂制备中试厂房		
图纸名称 DRAWING NAME	二层空调控制布置图		
建设单位图号 CLIENT DWG. NO.	图号 DWG. NO.	NT-03	

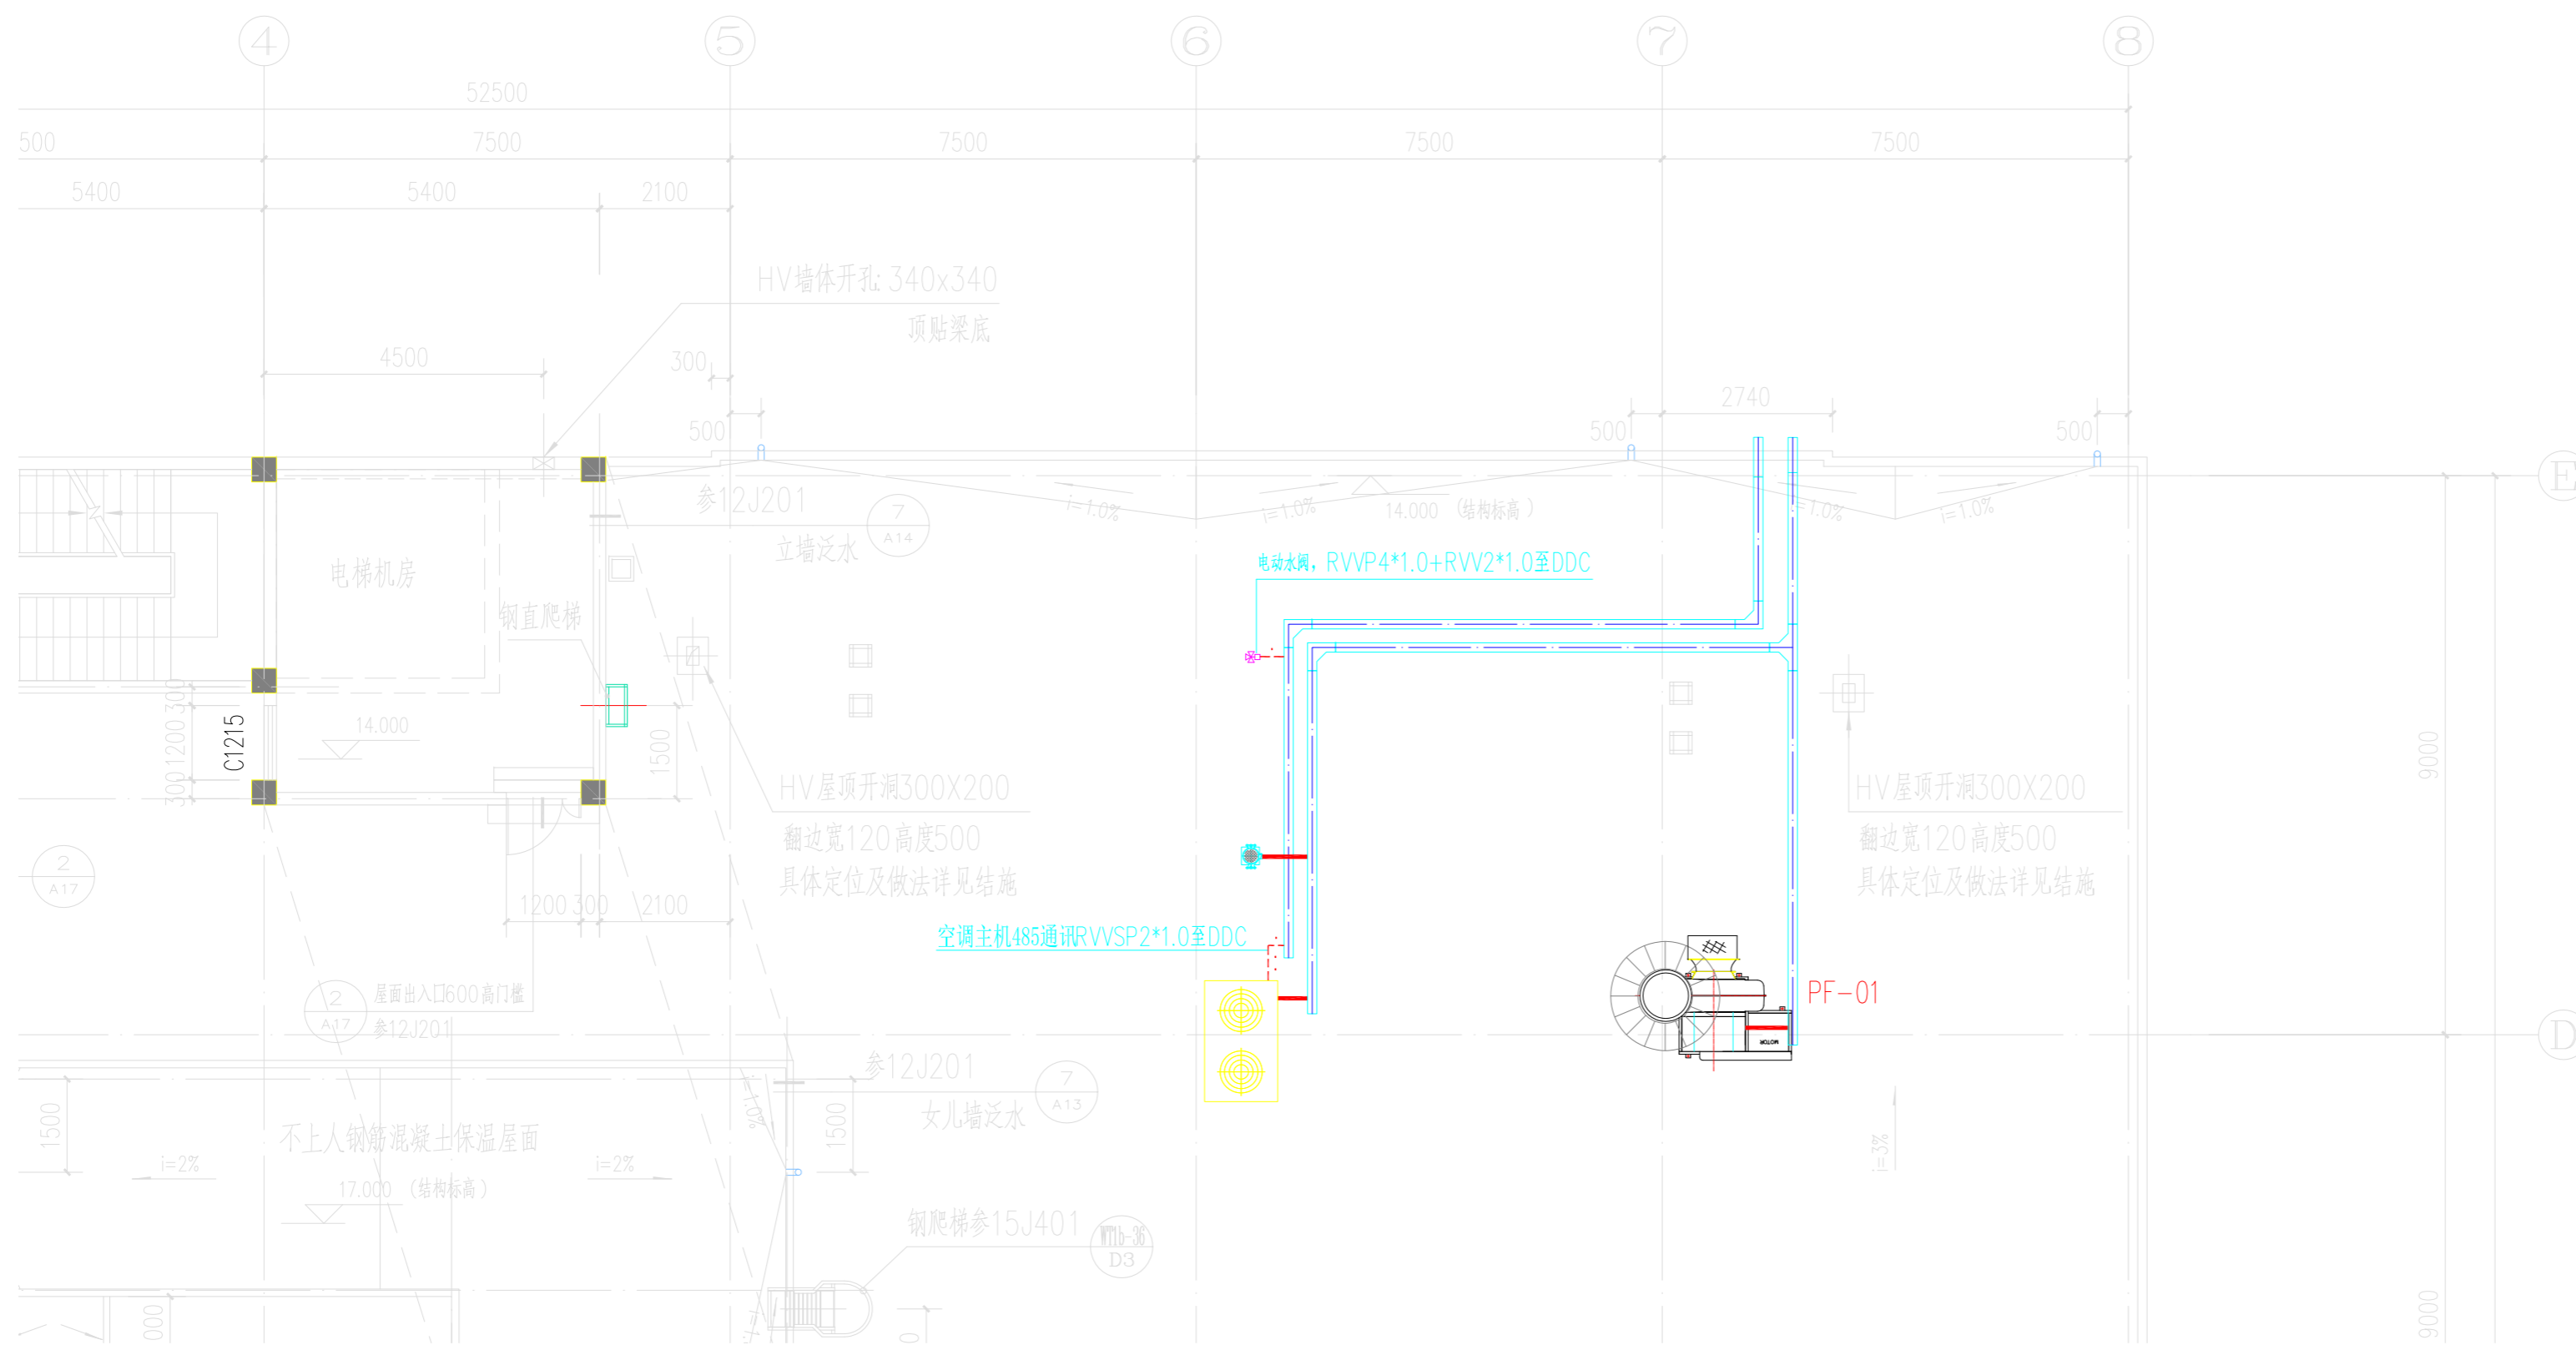


屋面空调控制布置图 1:100

审定人 APPROVER		专业 DISCIPLINE	暖通
项目负责人/设计经理 PRO./DESIGN MGR.		比例 SCALE	NA
审核人 VERIFIER		阶段 PHASE	方案设计
专业负责人 DISCIPLINE LD.		日期 DATE	
校对 CHECKER		版次 REVISION	
设计人 DESIGNER		制图人 DRAWER	
项目名称 PROJECT NAME	中国科学院上海有机化学研究所(宁波) 一期实验室、分析室装修改造工程		
子项名称 ITEM NAME	聚乙烯催化剂制备中试厂房		
图纸名称 DRAWING NAME	屋面空调控制布置图		
建设单位图号 CLIENT DWG. NO.		图号 DWG. NO.	NT-04

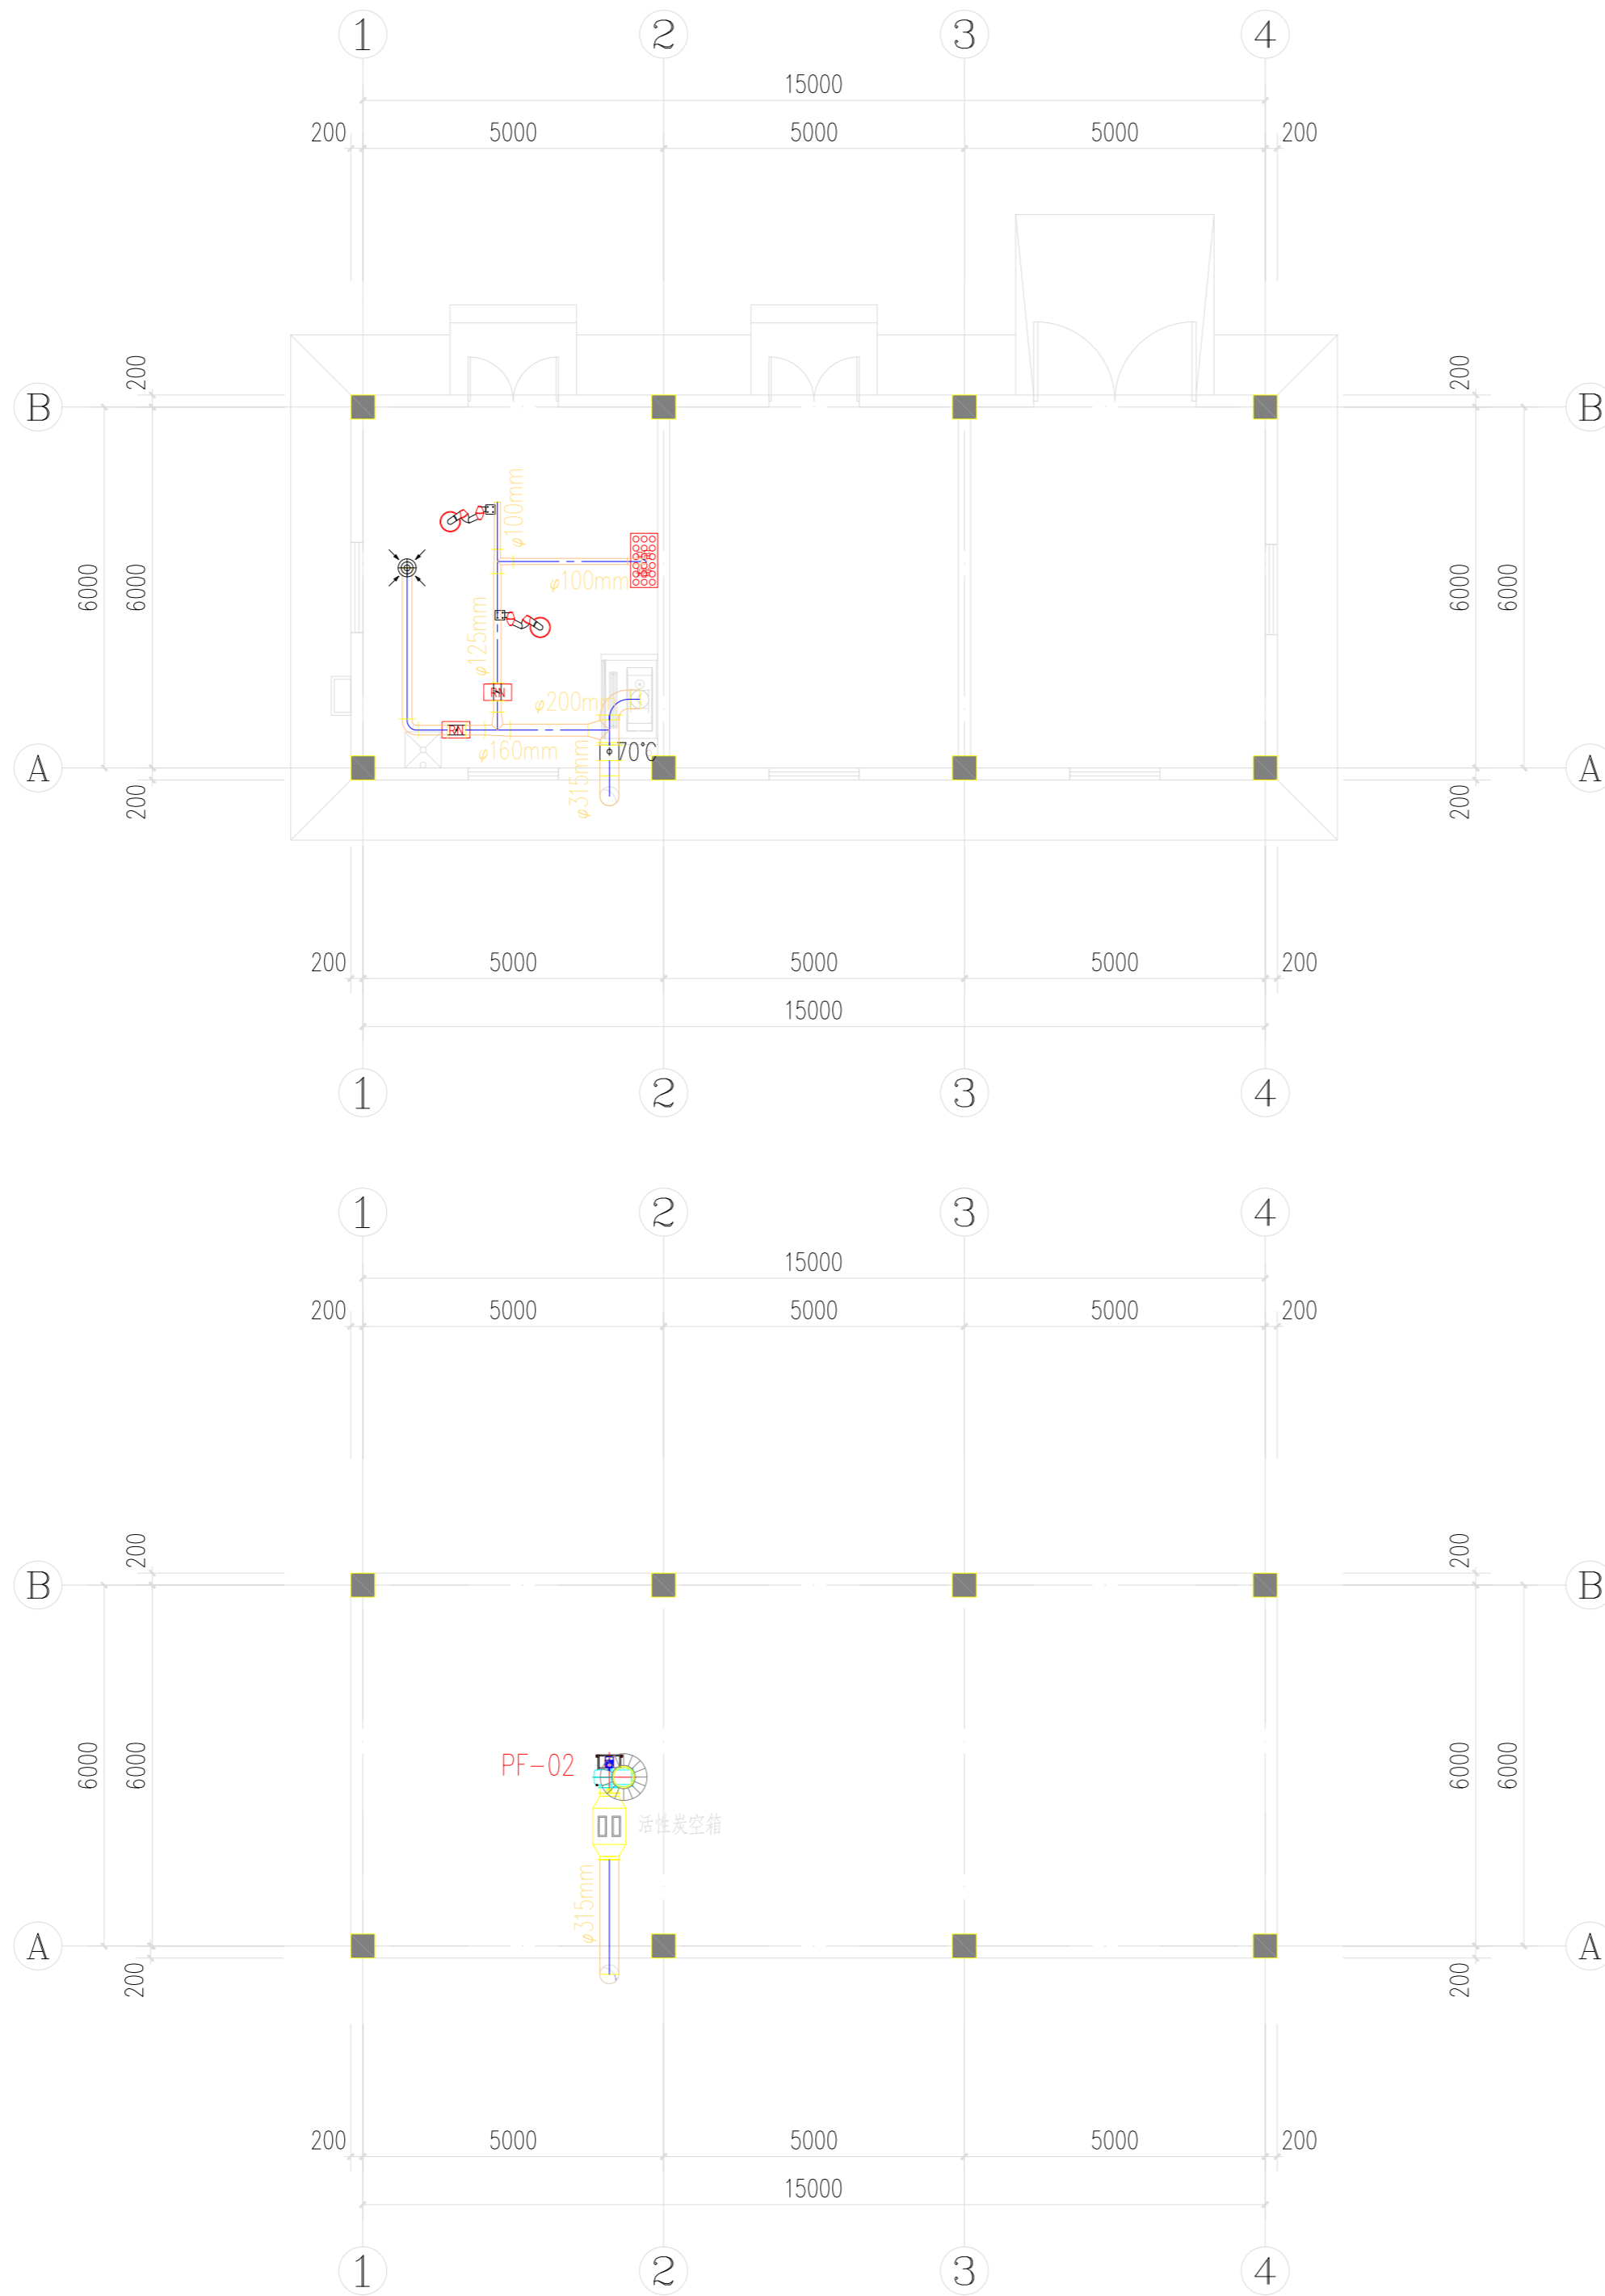

风管及设备布置图 1:100

审定人 APPROVER		专业 DISCIPLINE	暖通
项目负责人/设计经理 PROJ./DESIGN MGR.		比例 SCALE	NA
审核人 VERIFIER		阶段 PHASE	方案设计
专业负责人 DISCIPLINE LD.		日期 DATE	
校对 CHECKER		版次 REVISION	
设计人 DESIGNER		制图人 DRAWER	
项目名称 PROJECT NAME	中国科学院上海有机化学研究所(宁波)一期实验室、分析室装修改造工程		
子项名称 ITEM NAME	分析化验室		
图纸名称 DRAWING NAME	风管及设备布置图		
建设单位图号 CLIENT DWG. NO.	图号 DWG. NO.	NT-05	

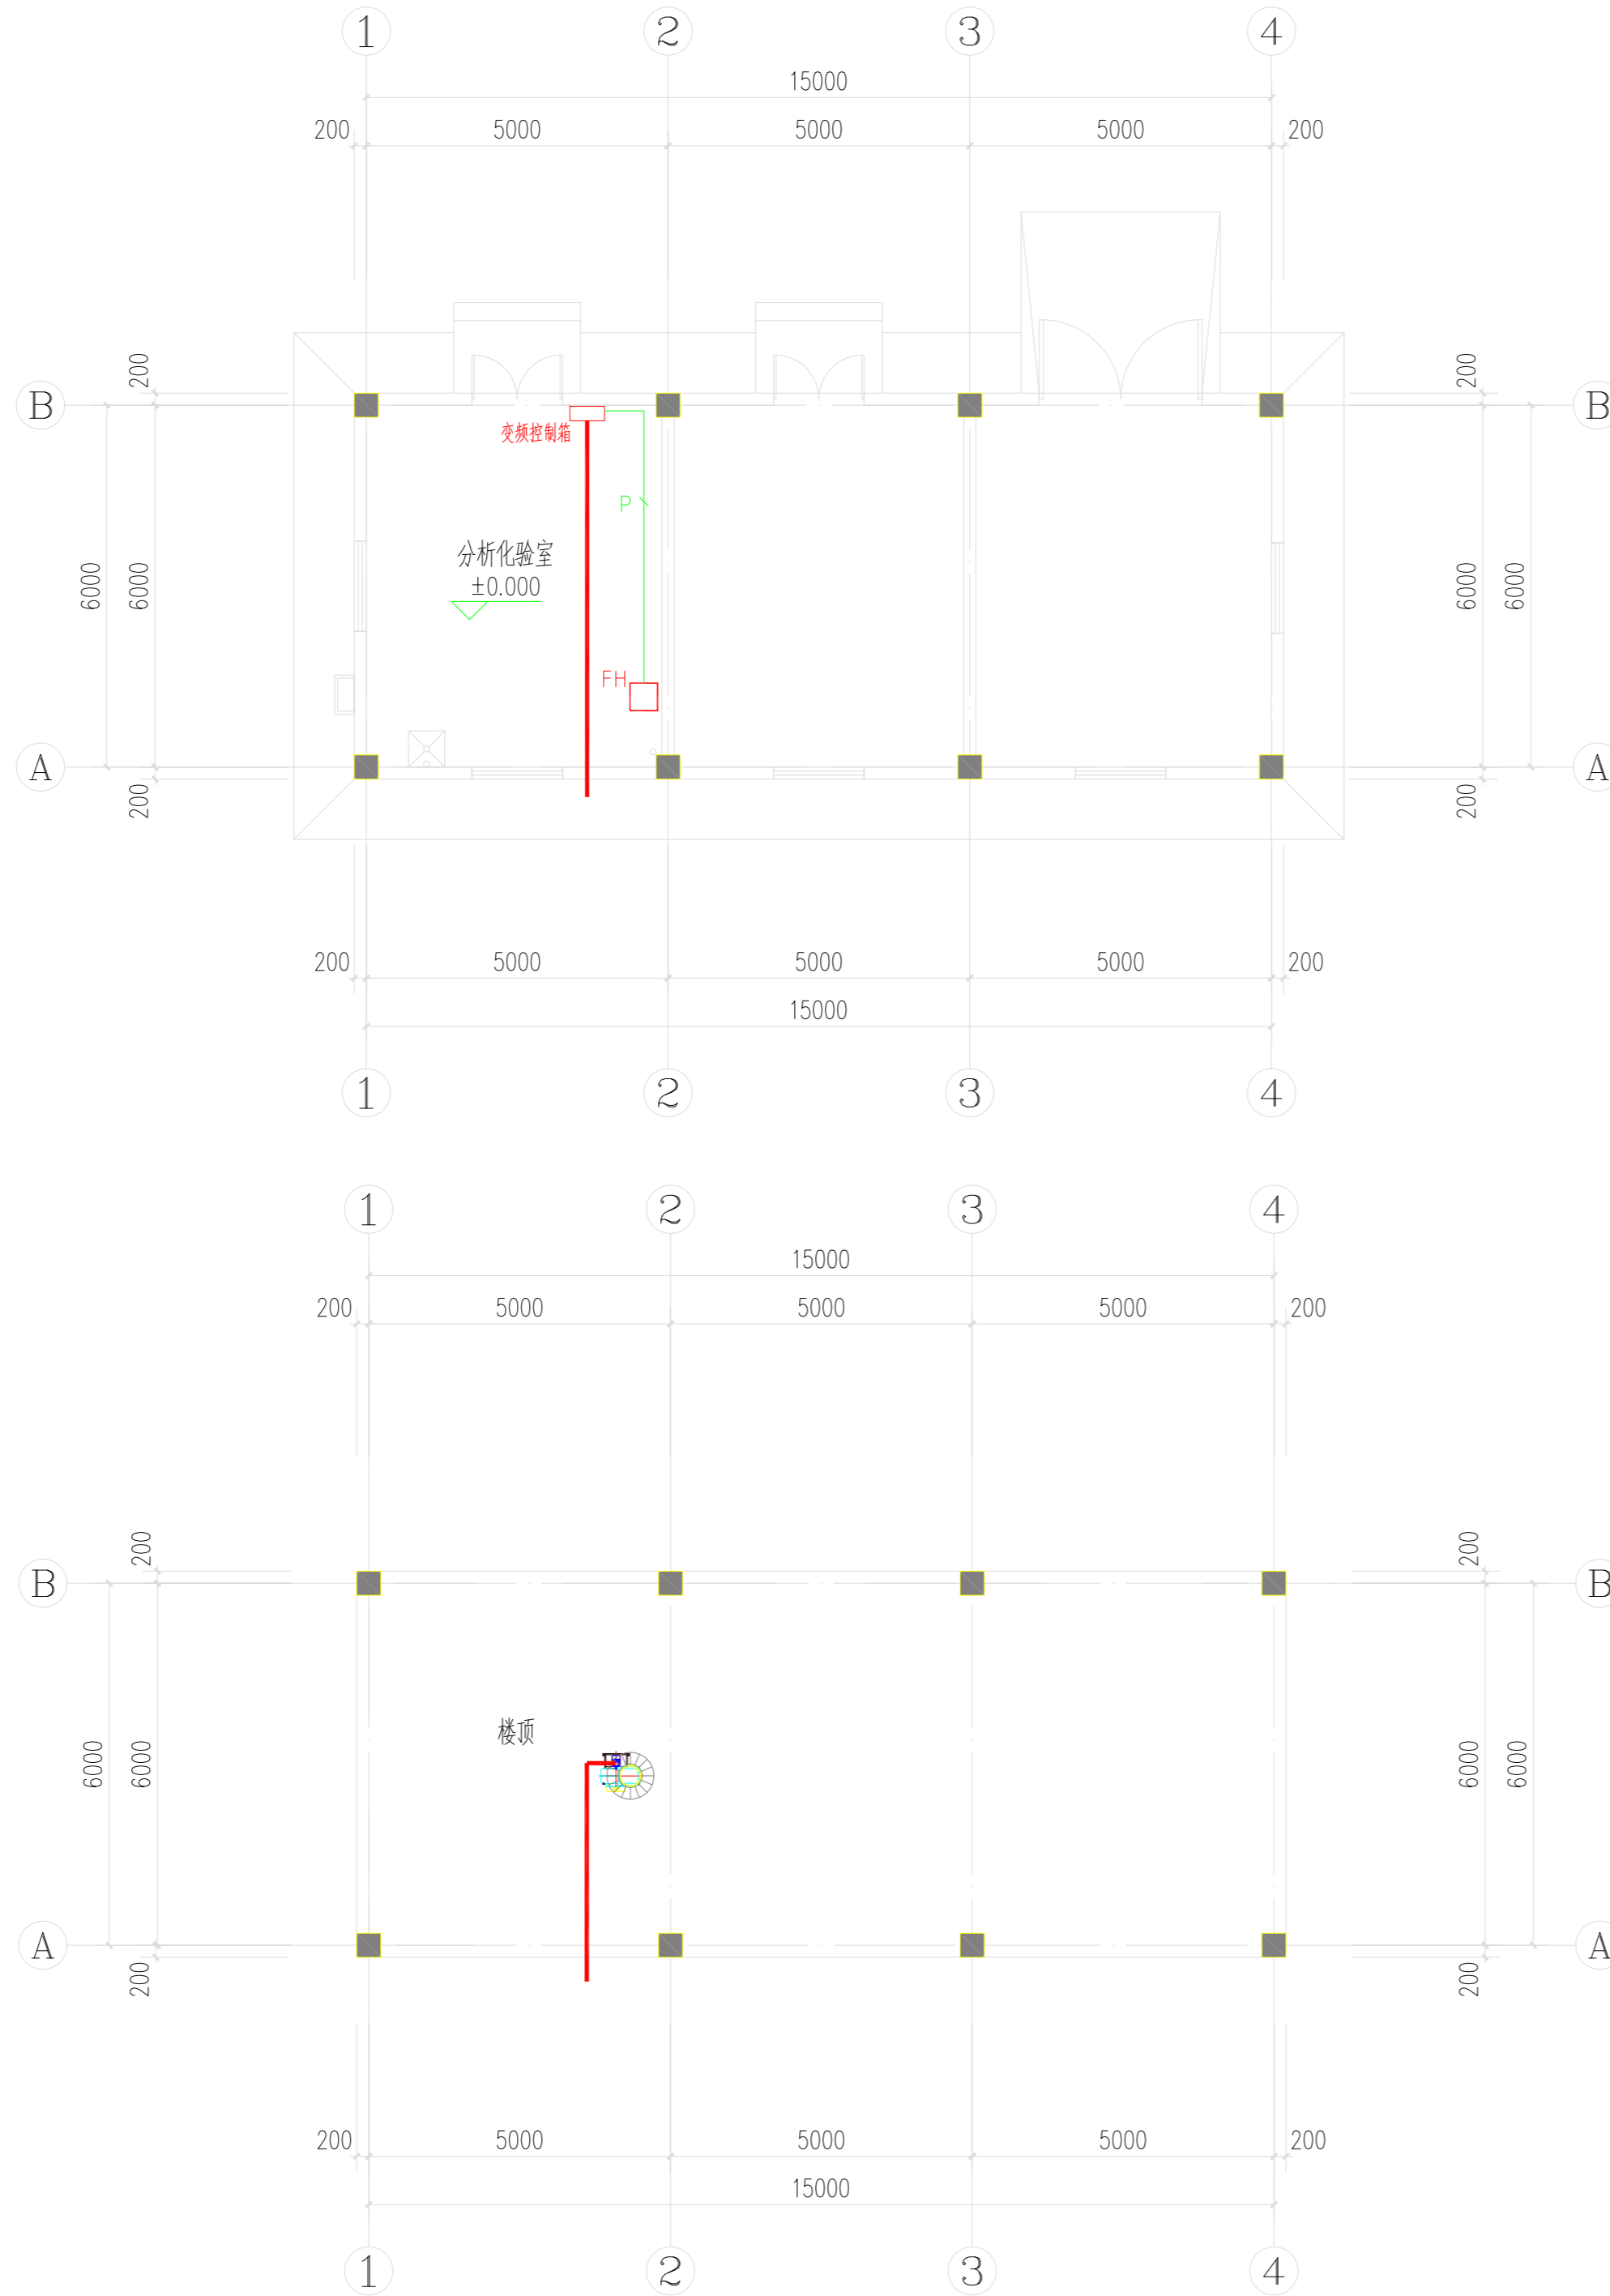

空调控制布置图 1:100

审定人 APPROVER		专业 DISCIPLINE	暖通
项目负责人/设计经理 PROJ./DESIGN MGR.		比例 SCALE	NA
审核人 VERIFIER		阶段 PHASE	方案设计
专业负责人 DISCIPLINE LD.		日期 DATE	
校对人 CHECKER		版次 REVISION	
设计人 DESIGNER		制图人 DRAWER	
项目名称 PROJECT NAME	中国科学院上海有机化学研究所(宁波) 一期实验室、分析室装修改造工程		
子项名称 ITEM NAME	分析化验室		
图纸名称 DRAWING NAME	空调控制布置图		
建设单位图号 CLIENT DWG. NO.		图号 DWG. NO.	NT-06